



Legenda	
ESODO	
	Percorso di uscita verticale verso basso
	Percorso di uscita verticale verso alto
	Percorso di uscita orizzontale
	Uscita di Sicurezza
COMPARTIMENTAZIONE	
	murature compartimentazione EI 60
	porta EI60 con dispositivo autochiusura
ATTREZZATURE E IMPIANTI	
	Pulsante di sgancio impianto elettrico
	Estintore a polvere cap. 8Kg - 21A 89B C

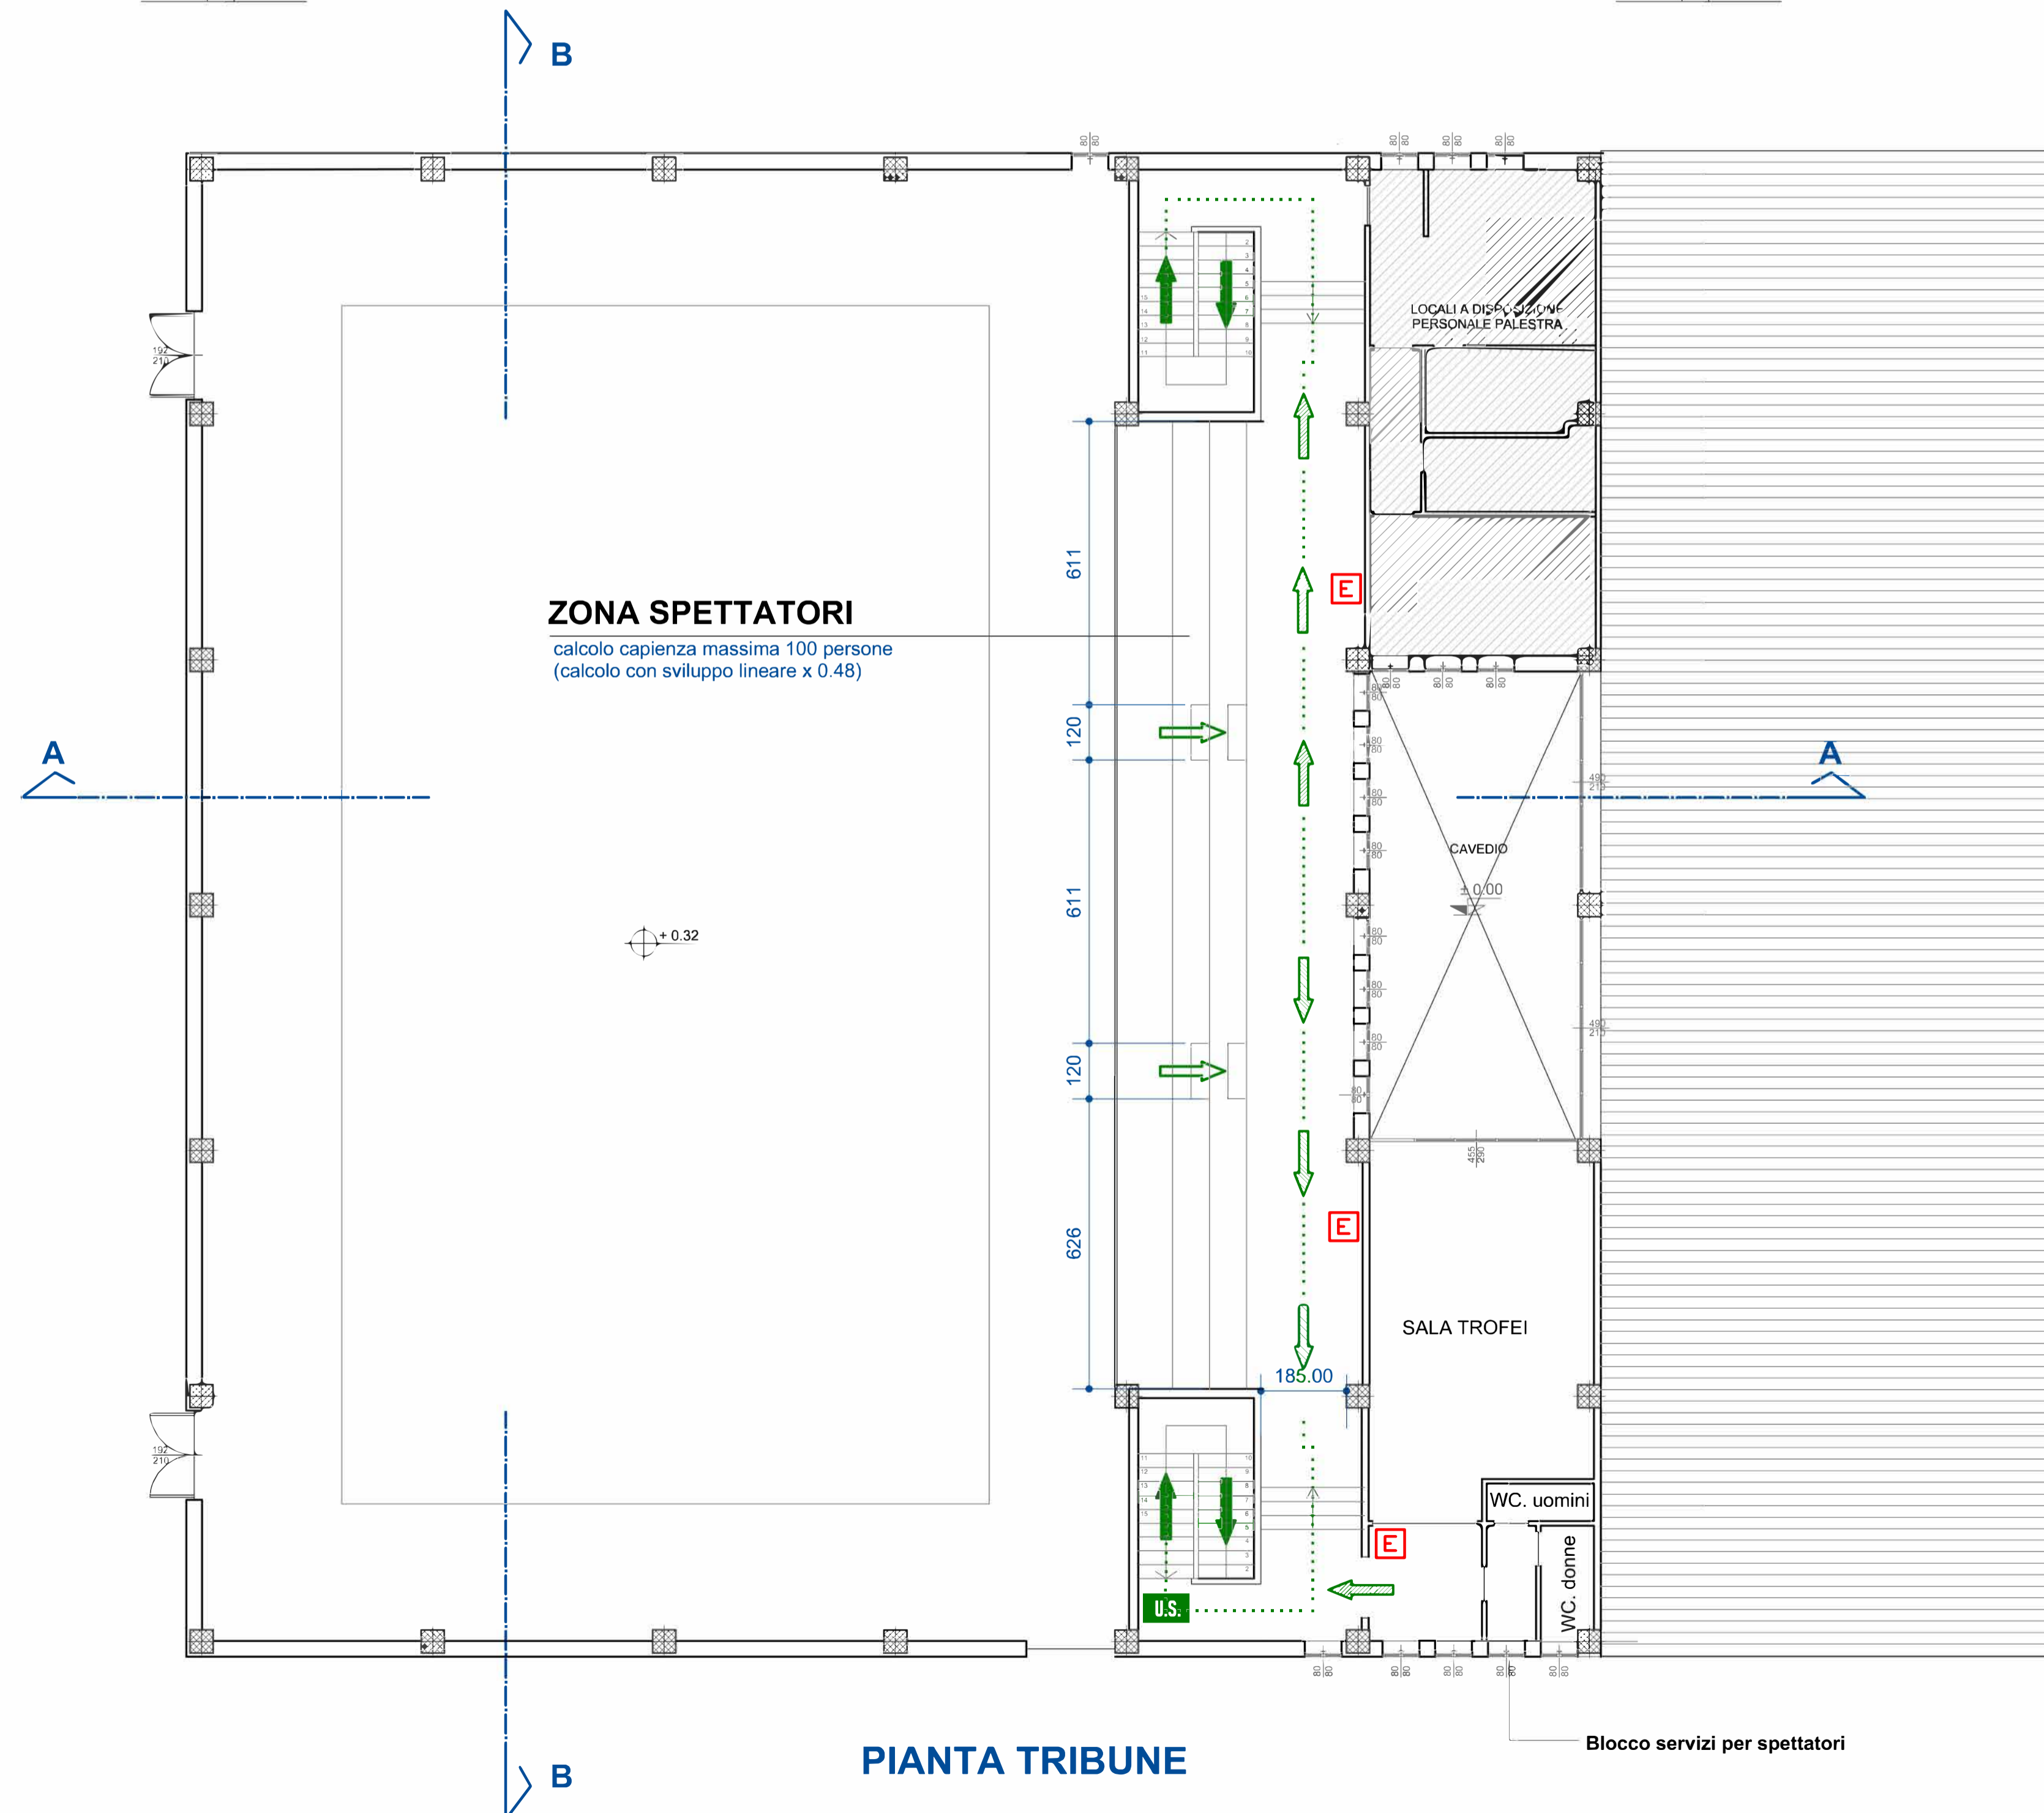

COMUNE DI NERVIANO (Città Metropolitana di Milano)

LAVORI DI RIQUALIFICAZIONE ARCHITETTONICA E MESSA A NORMA
PLESSI SCOLASTICI E ANNESSE PALESTRE
CIG: 7972756E5F
RESPONSABILE DEL PROCEDIMENTO: Arch. Ambrogio Cozzi

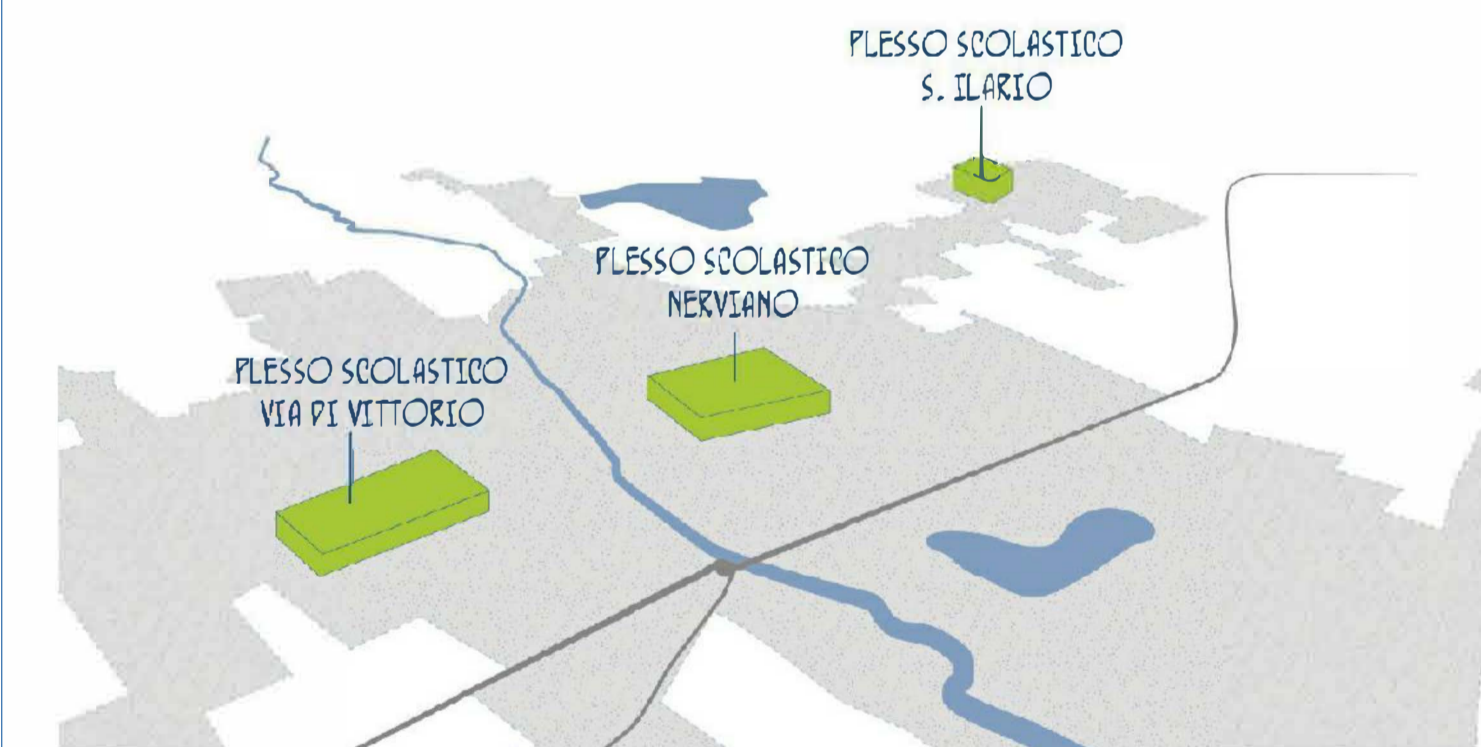

PALESTRA VIA DI VITTORIO - rif. VVF 307320 - PIANO TRIBUNE E SEZIONE BB **TAV_3**

NRV_DE_PI_006e

Progetto definitivo-esecutivo

scala 1:100

dicembre 2020

PROGETTAZIONE:

Per SETTANTA7 STUDIO ASSOCIATO:

ARCH DANIELE RANGONE;

ARCH ELENA RIONDA;

